

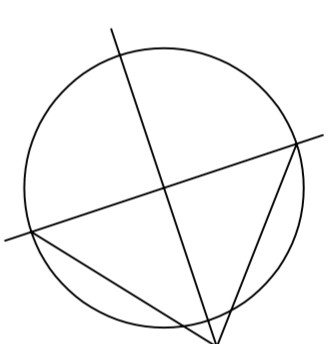


# PIANTA PIANO PRIMO - Scala 1:100

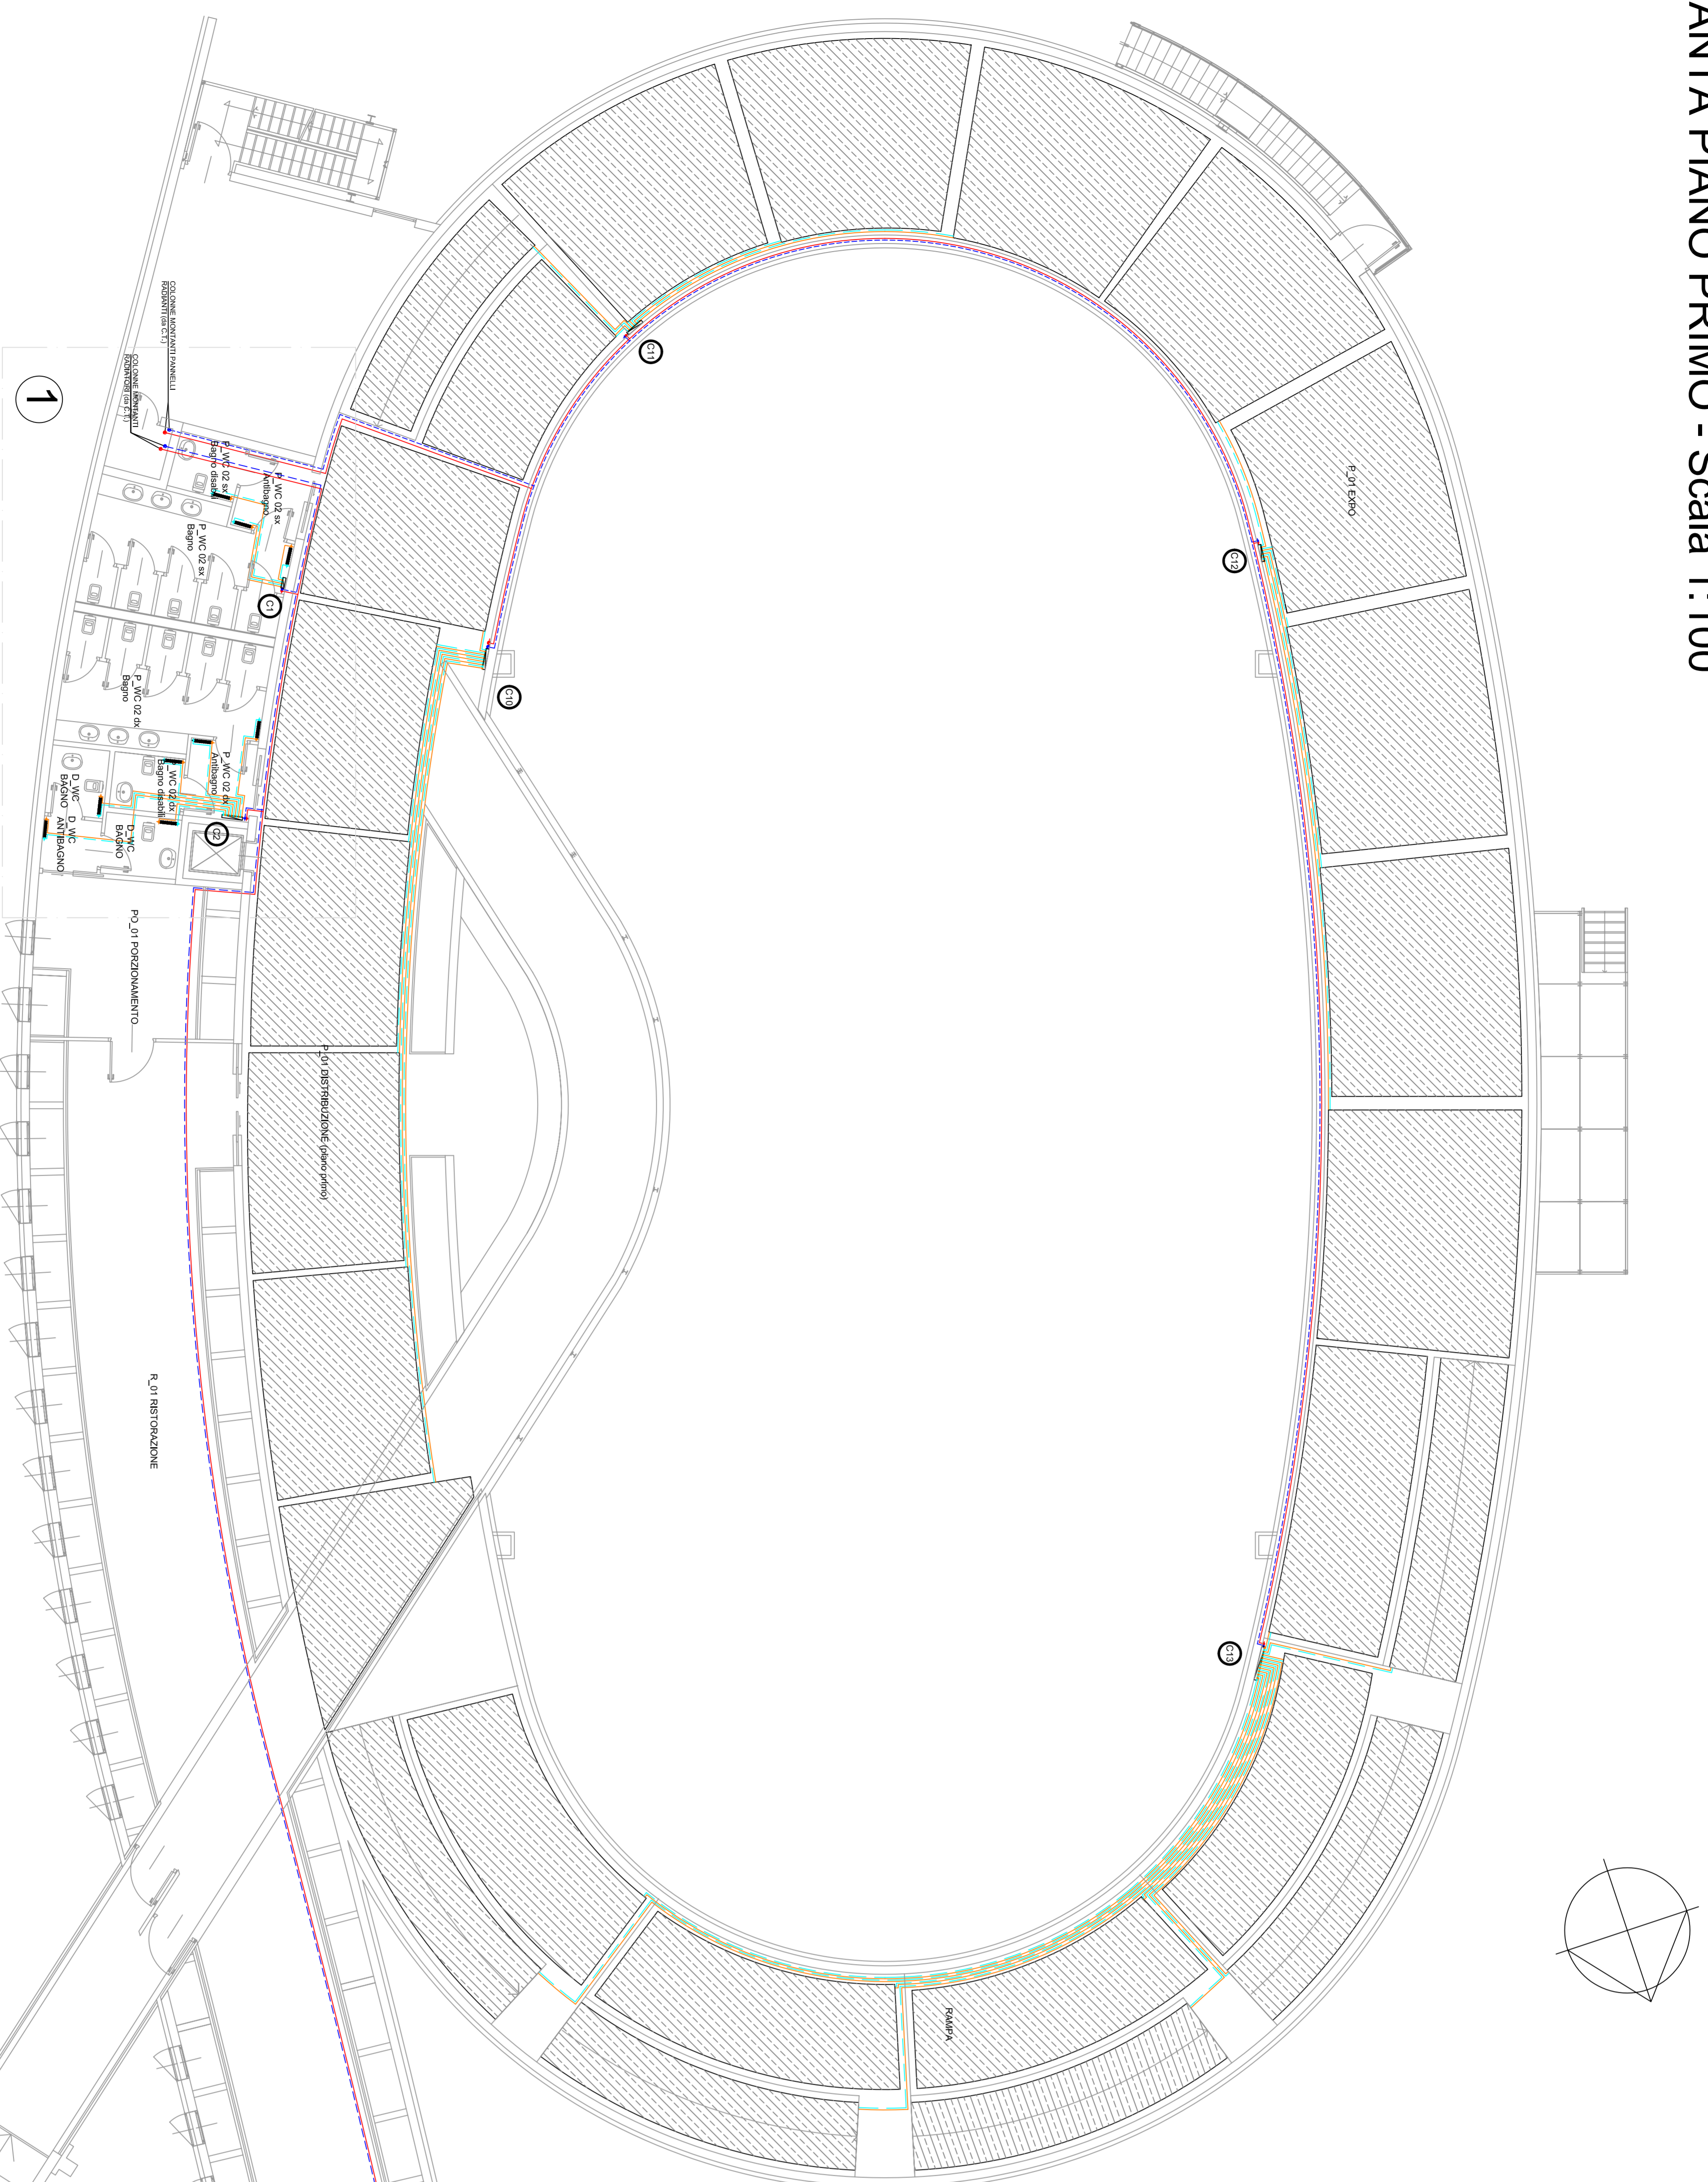

Particolare 1 - Servizi hall/uffici piano primo - Scala 1:50

Particolare 2 - Servizi caffetteria - Scala 1:50

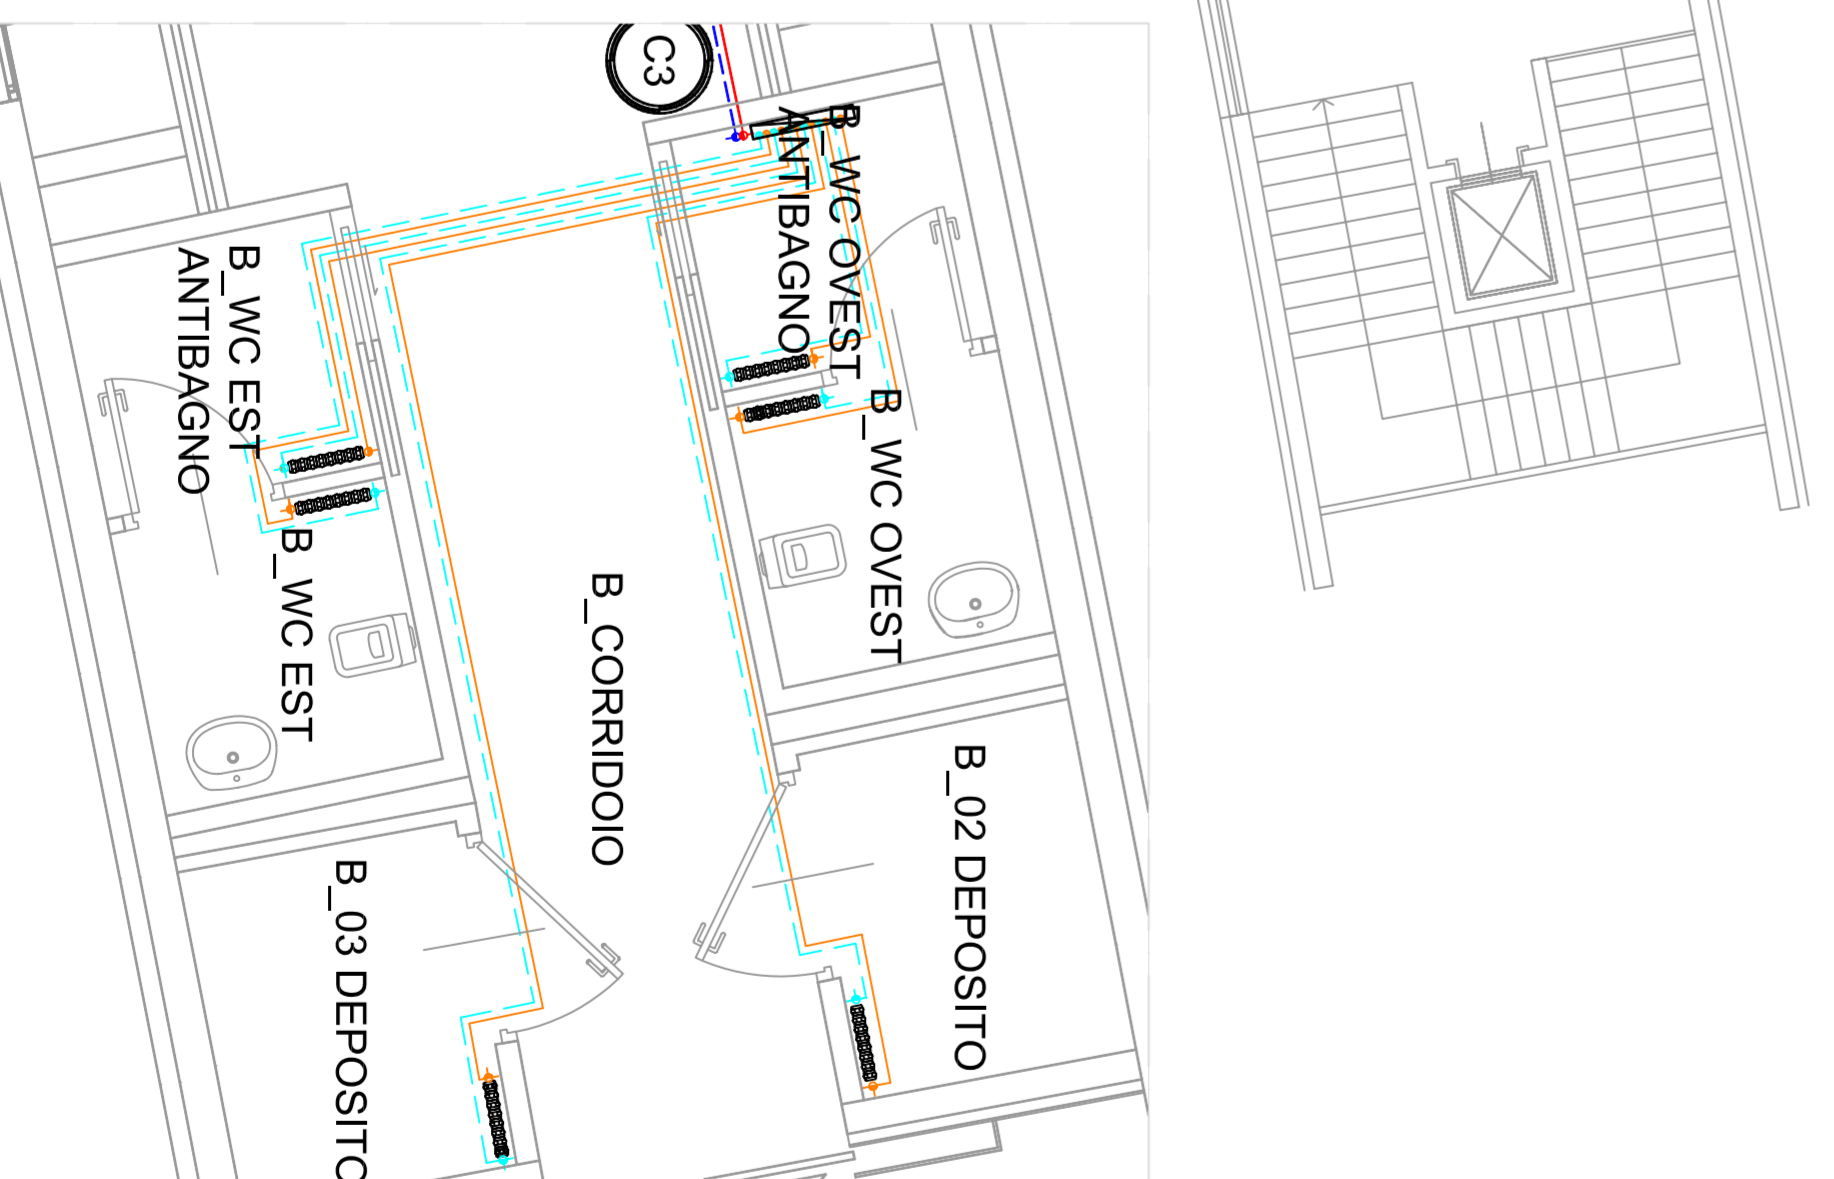

LEGENDA	
	Mandata / Ritorno polietilene
	Mandata / Ritorno polietilene
	Collettori
	Radiatori
	Pannello radiante

<b>COMUNE DI ACOUI TERME</b> Provincia di Alessandria													
<b>CENTRO CONGRESSI AREA BAGNI</b> Determinazione n° 27 del 2 febbraio 2004													
<b>COMMITTENTE:</b>	Comune di Acqui Terme												
<b>RESPONSABILE DEL PROCEDIMENTO:</b>	Ing. Antonio Oddone, Comune di Acqui Terme												
<b>PROGETTISTI:</b>	Paolo Greco - Paolo Mascagnò architetti Via Calderal 38 - 15057 Tortona (AL)												
<b>PROGETTO ARCHITETTONICO:</b>	Ing. Andrea Costa Via Emilia 188 - 15057 Tortona (AL)												
<b>PROGETTO STRUTTURE, IMPIANTI E SICUREZZA:</b>	Advanced Engineering S.r.l. Via Monte Bianco 34, 20149 Milano												
<b>SOTTILIZZAZIONE FONTI RINNOVABILI:</b>	Prat. Ing. Paolo Clara Via Bossi 21 - 10137 Torino												
<b>OTTIMIZZAZIONE ENERGETICA:</b>	Studio CD Ing. Paolo Costa Avv. Alberto Carboni												
<b>COLLABORATORI:</b>	strutture impianti elettrici energie rinnovabili												
<b>VARIANTI OTTIMIZZAZIONI ENERGETICHE</b> <b>PROGETTO ESECUTIVO</b>													
<table border="1"> <tr> <td>Comunicazione</td> <td>Fase</td> <td>Stato</td> <td>Revisione</td> </tr> <tr> <td>C   A</td> <td>4</td> <td>T</td> <td>I   C   1   1</td> </tr> <tr> <td></td> <td></td> <td></td> <td>0</td> </tr> </table>	Comunicazione	Fase	Stato	Revisione	C   A	4	T	I   C   1   1				0	scala: 1:100 - 1:50 Data: febbraio 2008
Comunicazione	Fase	Stato	Revisione										
C   A	4	T	I   C   1   1										
			0										
Impianto climatizzazione: piano piano primo pannelli radianti e radiatori													